


RZUT PIWNICY  
ETAP I  
SKALA 1:100

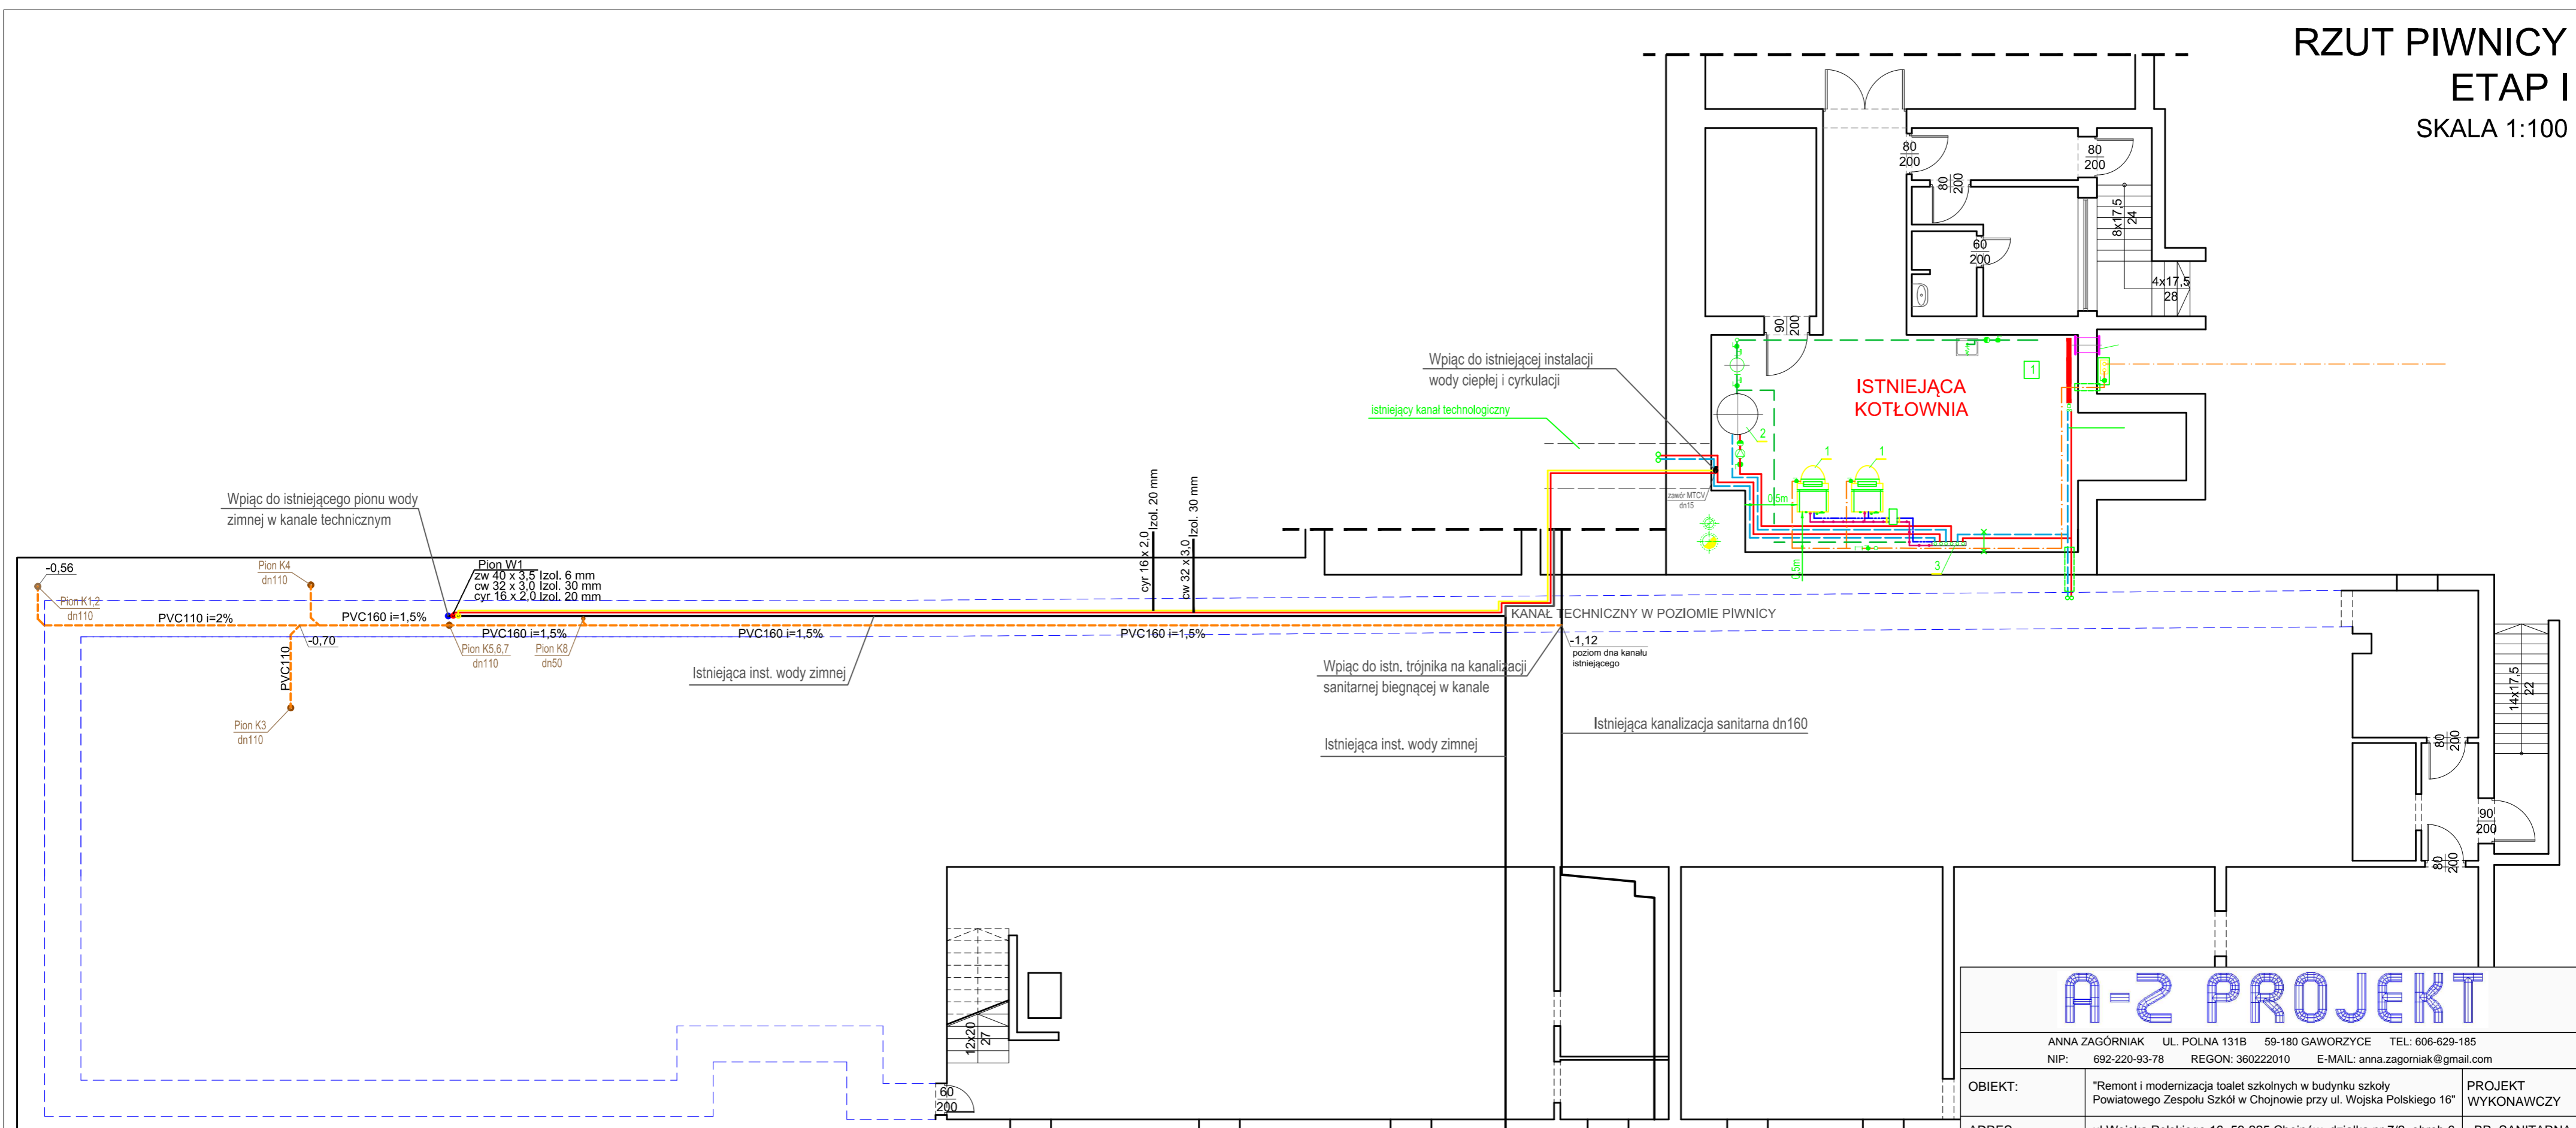

- OZNACZENIA:
- woda ciepła
  - woda zimna
  - cyrkulacja
  - kanalizacja sanitarna
  - kanalizacja sanitarna prowadzona pod stropem
- 0.46 poziom dna kanału liczony od zera budynku

**A-2 PROJEKT**

ANNA ZAGÓRNIAK UL. POLNA 131B 59-180 GAWORZYCE TEL: 606-629-185  
NIP: 692-220-93-78 REGON: 360222010 E-MAIL: anna.zagorniak@gmail.com

OBIEKT:	Remont i modernizacja toalet szkolnych w budynku szkoły Powiatowego Zespołu Szkół w Chojnowie przy ul. Wojska Polskiego 16	PROJEKT WYKONAWCZY
ADRES:	ul. Wojska Polskiego 16, 59-225 Chojnów, działka nr 7/2, obręb 6	BR. SANITARNA
INWESTOR:	Powiatowy Zespół Szkół w Chojnowie ul. Witosa 1, 59-225 Chojnów	DATA: 21.11.2016r
RYSUNEK:	RZUT PIWNICY-INSTALACJE SANITARNE	SKALA: 1:100
PROJEKTANT:	mgr. inż. Anna Zagórniak Nr upr.: 322/DOŚ/15	Upr. bud. do projektowania bez ogr. w specjalności instalacyjnej
ASYSTENT PROJEKTANTA:	mgr inż. Iga Bieńko-Gol	NUMER: <b>1S</b> PODPIS: