



RZUT PARTERU

EATP I

SKALA 1:50

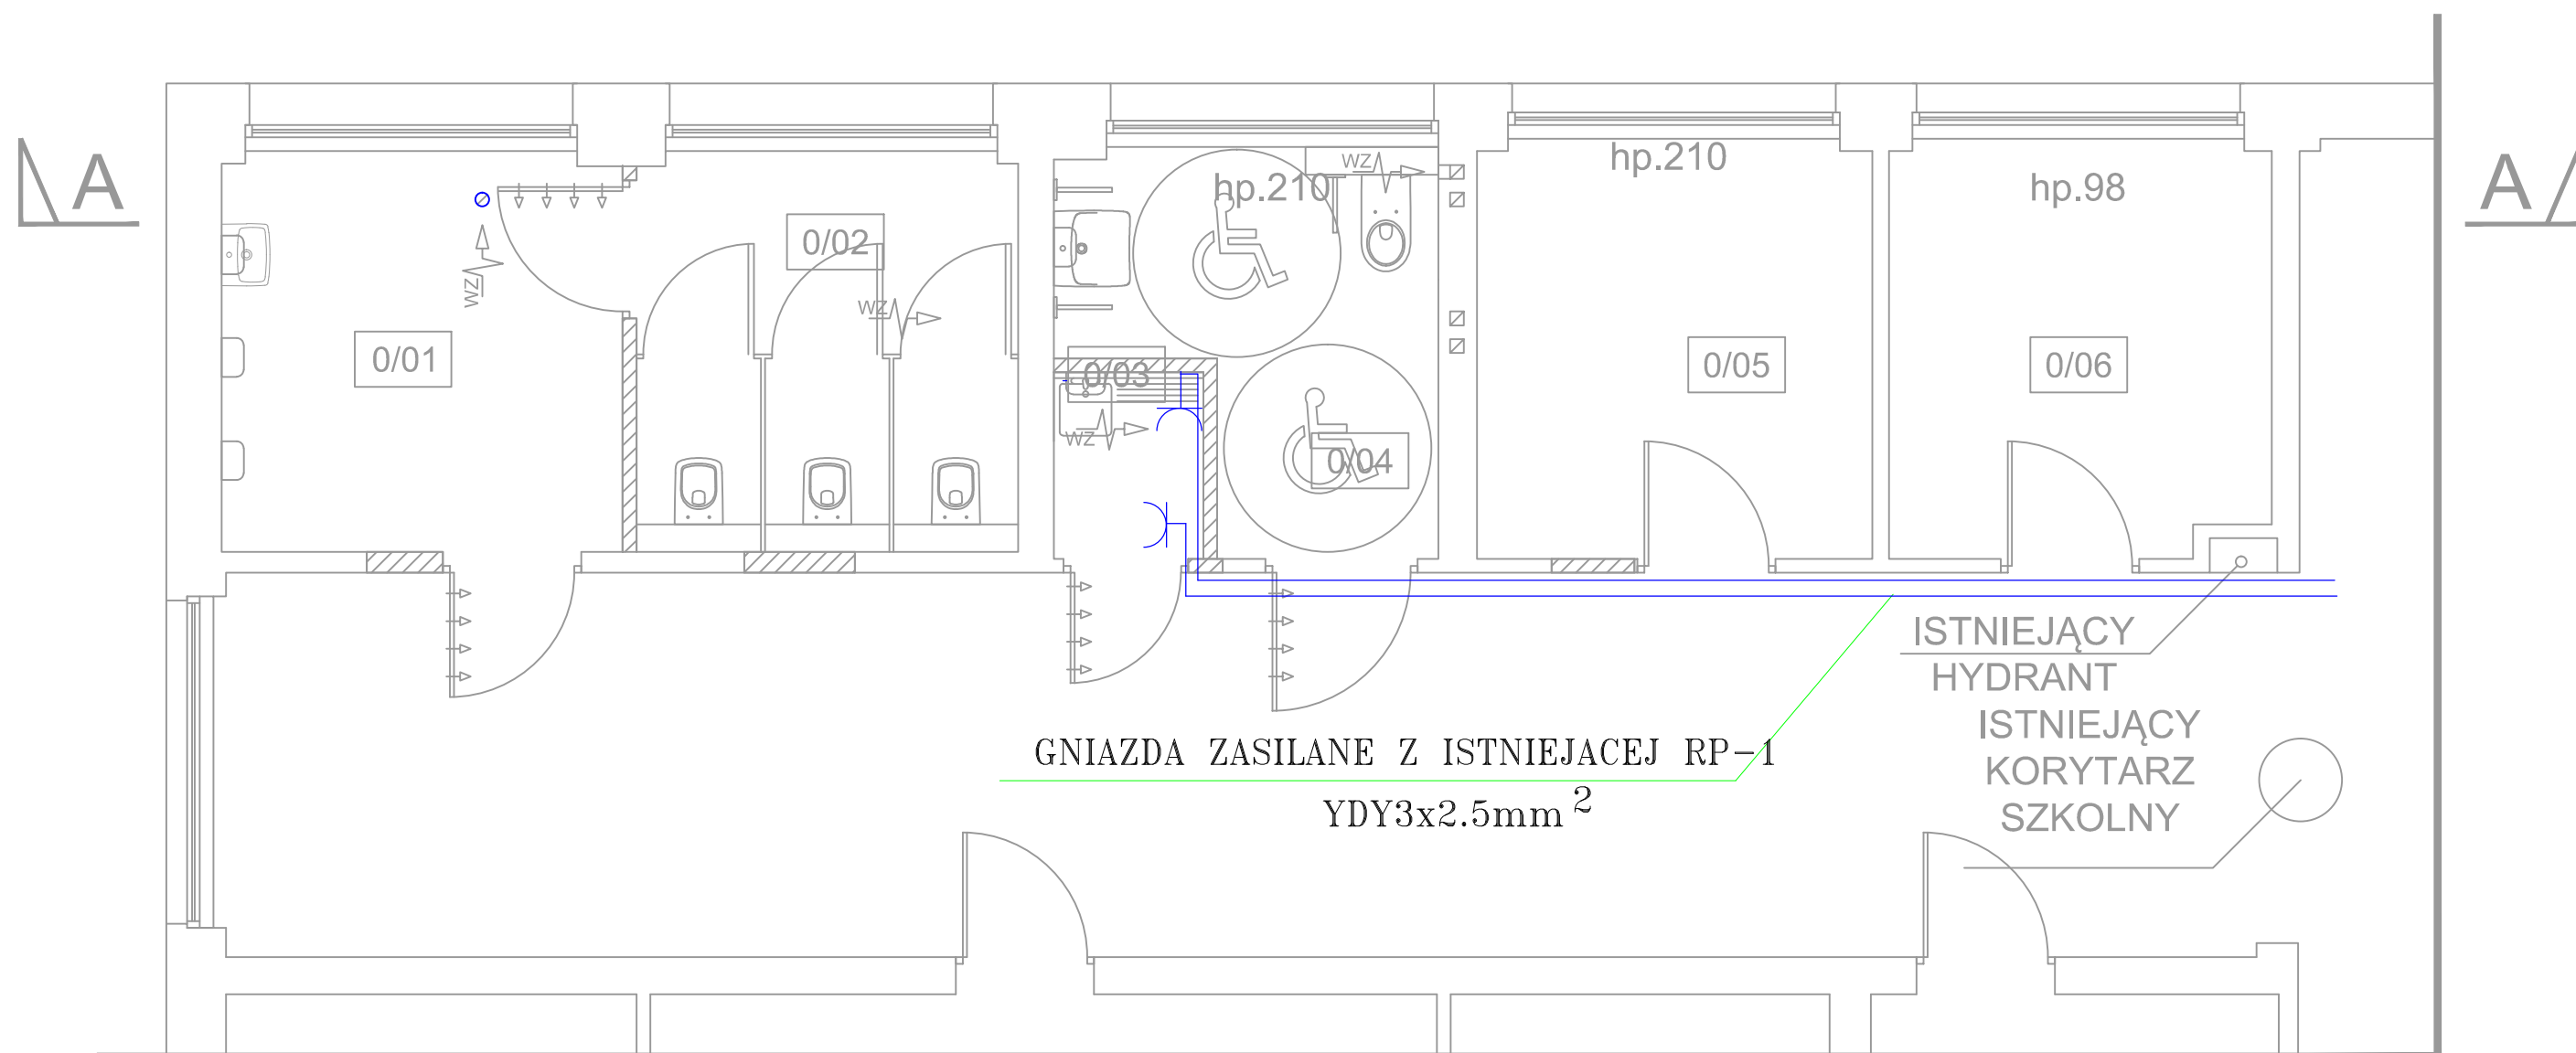

 GNIAZDO WTYKOWE 1FAZ+0 PT.
 INSTALACJA GNIAZD WTYKOWYCH WYKONANA PRZEWODEM YDYp 3x2.5mm
 INSTALACJA WYKONANA JAKO PODTYNKOWA
 GNIAZDA W ŁAZIENKACH BRYZGOSZCZELNE NA WYS. 1.4m OD POSADZKI
 POZOSTAŁE GNIAZDA ZAMONTOWAĆ NA WYS. 0.2-0.3m OD POSADZKI

A-Z PROJEKT

ANNA ZAGÓRNIAK UL. POLNA 131B 59-180 GAWORZYCE TEL: 606-629-185
 NIP: 692-220-93-78 REGON: 360222010 E-MAIL: anna.zagorniak@gmail.com

OBIEKT:	"Remont i modernizacja toalet szkolnych w budynku szkoły Powiatowego Zespołu Szkół w Chojnowie przy ul. Wojska Polskiego 16"	PROJEKT WYKONAWCZY
ADRES:	ul Wojska Polskiego 16, 59-225 Chojnów, działka nr 7/2, obręb 6	ELEKTRYCZNA
INWESTOR:	Powiatowy Zespół Szkół w Chojnowie ul. Witosa 1, 59-225 Chojnów	DATA: 21.11.2016r
RYSUNEK:	INSTALACJA ZASILANIA-PARTER	SKALA: 1:100
PROJEKTANT:	mgr inż. Krzysztof Zawadzki Nr upr.: 173/DŚ/13	Upr. bez ograniczeń w specjalności elektrycznej
		NUMER: 1E
		PODPIS: